



PLANTA BAIXA
escala: 1 / 50
A=21,28 M2

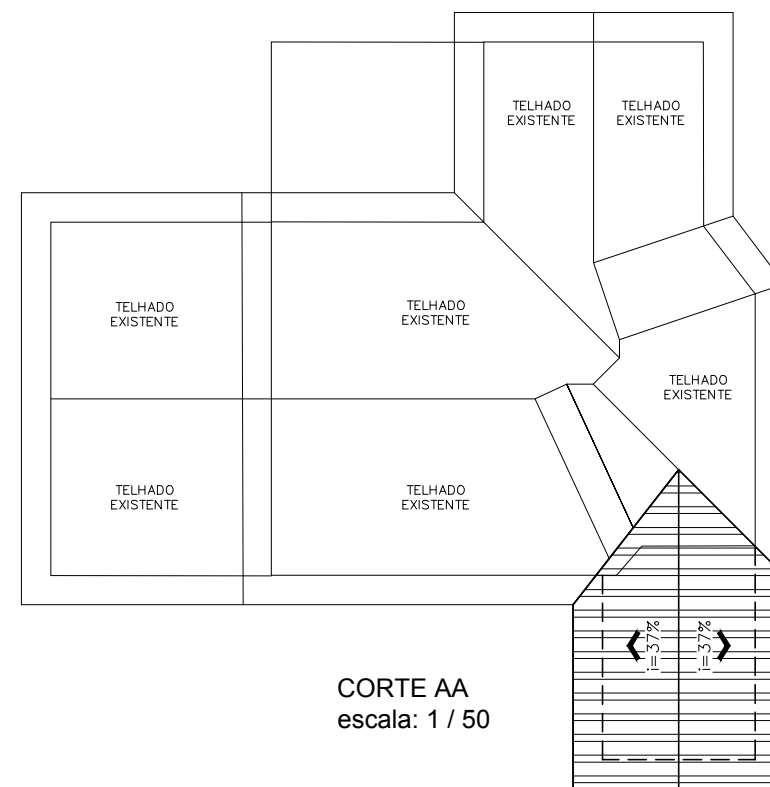


CORTE AA
escala: 1 / 50

LEGENDA


	CONDUTOR NEUTRO
	CONDUTOR FASE
	CONDUTOR RETORNO
	TOMADA A 1.10m DE ALTURA
	INTERRUPTOR SIMPLES

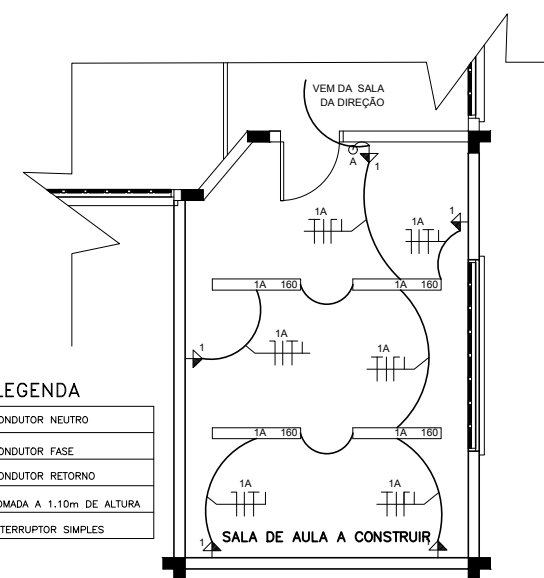

PLANTA BAIXA ELÉTRICO
escala: 1 / 50
A=21,28 M2

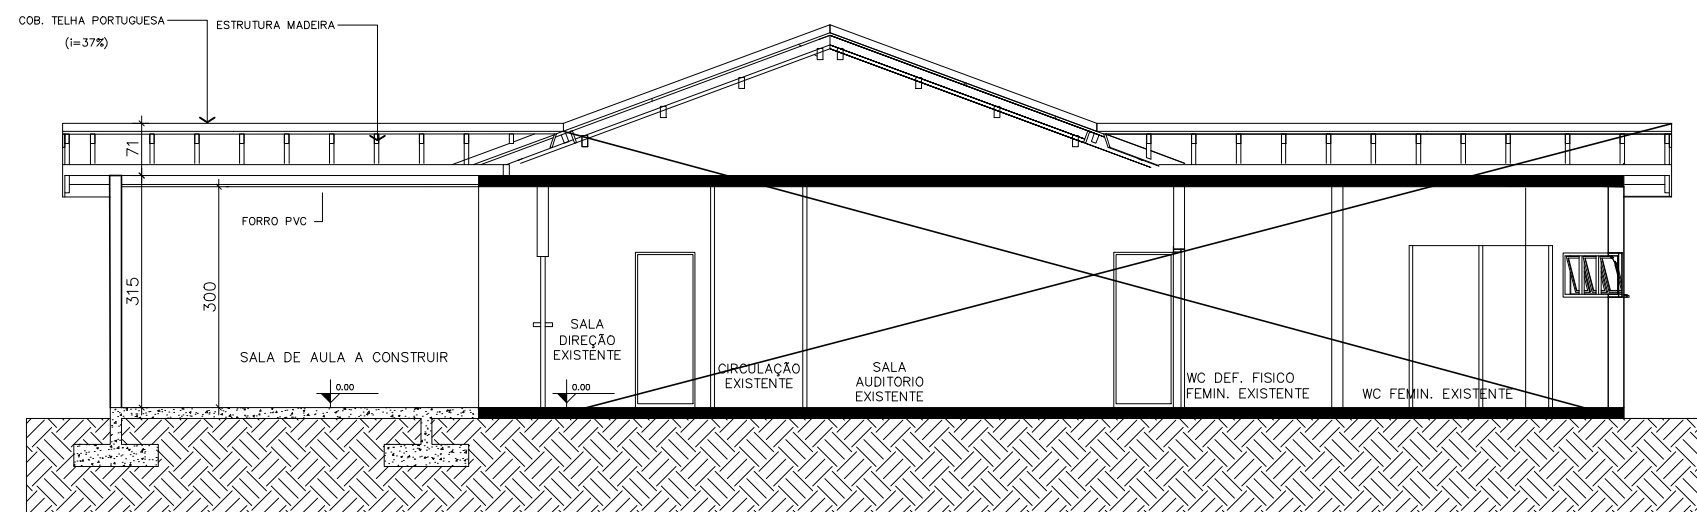

CORTE AA
escala: 1 / 50

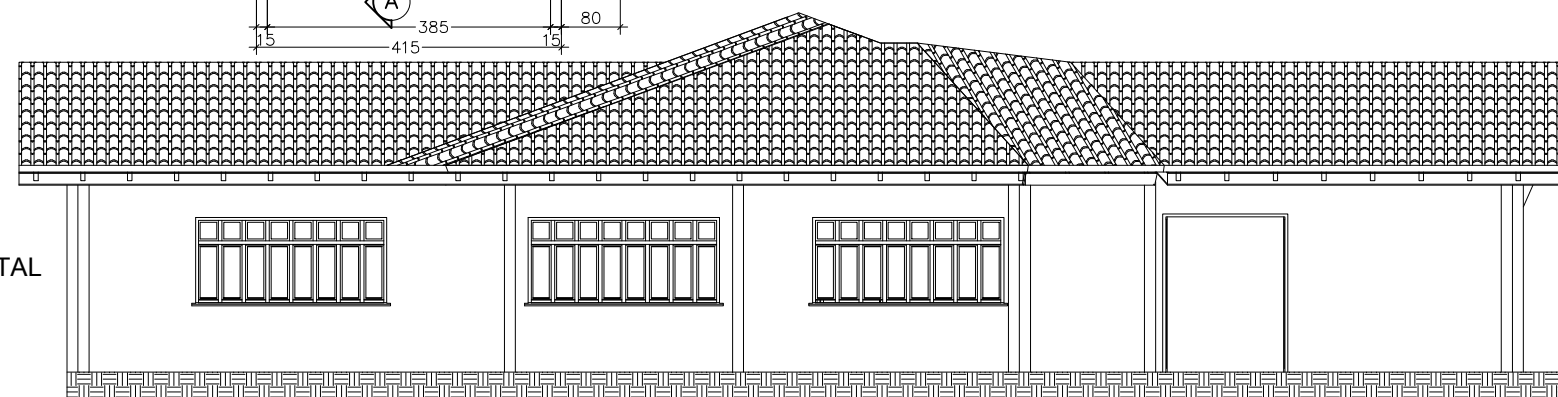

FACHADA FRONTAL
escala: 1 / 50

PROJETO ELÉTRICO E HIDROSSANITÁRIO
Área: A = 21,28 M²

ENDEREÇO:
Rua José Augusto Royer, 133, Macieira/SC

CENTRO DE REFERÊNCIA DE ASSISTÊNCIA SOCIAL (CRAS) - MACIEIRA/SC
AMPLIAÇÃO - SALA DE AULA

PROPRIETÁRIO: _____ RESPONSÁVEL TÉCNICO: _____

ZELIR CITADIN
PREFEITO MUNICIPAL

GUILHERME CLAMER TELES
ENG. CIVIL - CREA/RS 203.582

FRANCHA:
Única
DATA: 18/07/2019
ESCALA: INDIC.