
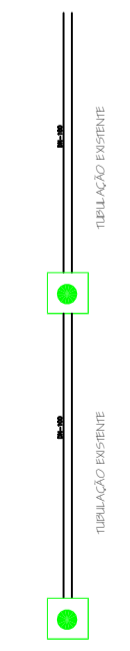


PLANTA BAIXA ELÉTRICO
ESC.1/75

LEGENDA	
TV	TUBO DE VENTILAÇÃO
CAF	COLUNA DE AGUA FRIA
○	RALO SIFONADO
●	CAIXA DE GORDURA
H	HIDROMETRO
■	CAIXA DE INSPECAO 50x60
FS	FOSSA SEPTICA
FA	FILTRO ANAEROBIO
---	CANALIZACAO DE AGUAS USADAS
---	REDE DE ESCOTO (INCL. MIN. 2%)
---	CANALIZACAO DE AGUAS PLUVIAIS
---	CANALIZACAO DE AGUA FRIA
---	TUBULACAO EXISTENTE

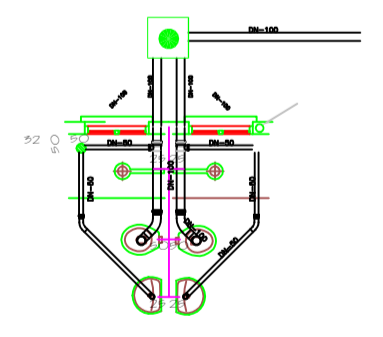

DIREITOS AUTORAIS RESERVADOS			
AL TERCEIROS DO PROJETO SOMENTE. PODERAO SER ESTIPULADAS MEDIANTE AUTORIZACAO DO PROJEANTA			
 AMARP Associação dos Municípios do Alto Vale do Rio do Peixe Douglas F. de Mello Presidente Odivar Clóvis Biscaro Secretário Executivo Av. Manoel Roque, 99 Videira - SC Fone 5660255	TÍTULO AMPLIAÇÃO E REFORMA ESCOLA CÂNDIDO BERTOTTO ZUCATTI		PRANCHA 07
	REFERENCIA PLANTA BAIXA HIDROSSANITÁRIO SISTEMA TRATAMENTO EFLUENTES		
	PROPRIETARIO P.M. DE MACIEIRA 95.992.020/001-00		ASSINATURA _____
	RESPONSÁVEL TÉCNICO JEAN MARCELO ZIERO ARQ. E URB. CAU/BR A32454-0		ASSINATURA _____
DESENHO ENG. BRUNA	ESCALA 1/75 DATA AGO/2021	PREFEITURA _____	