


1 PLANTA BAIXA
ESCALA 1/200



IMPLANTAÇÃO
ESCALA 1/500

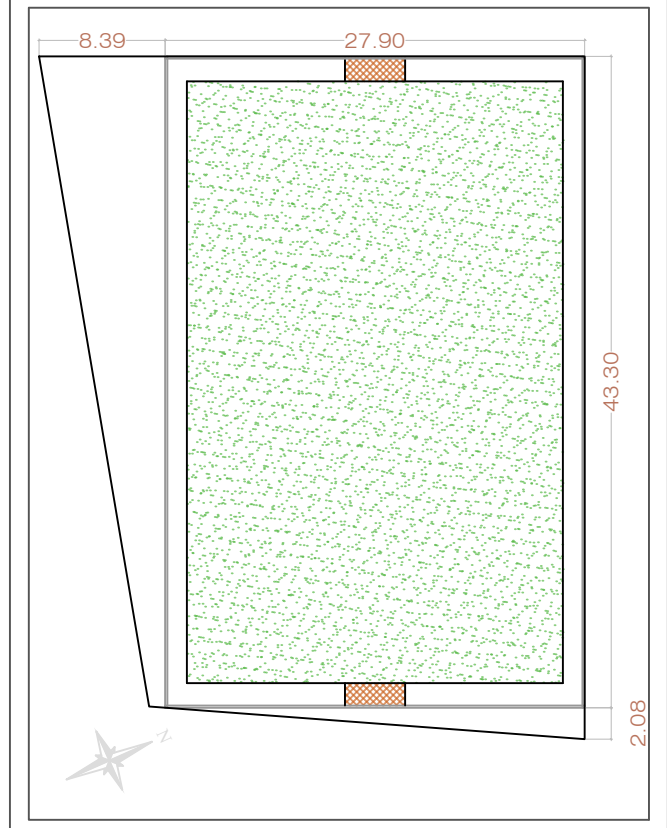

PROJETO DE EDIFICAÇÃO Folha
Nº 1/3

Proprietário: PREFEITURA MUNICIPAL DE MACIEIRA - SECRETARIA DE EDUCAÇÃO

Rua: Fazenda Bela Vista

Cidade: Macieira/SC

PLANTA BAIXA
PLANTA DE LOCAÇÃO

Declaração:

Declaro que a aprovação do projeto pela prefeitura não implica no reconhecimento do direito de propriedade do terreno.


Proprietário
Pref. Municipal de Macieira - Secretaria de educação
CNPJ: 95.992.020/0001-00

Bruna Caroline Carvalho
Engenheira Civil
CREA/SC: 164251-3


BS ENGENHARIA
Email: bsescritorioengenharia@gmail.com
CNPJ: 34.761.344/0001-35
Tel: (49)99975-7992
(49)3960-0669

ENGENHEIRA CIVIL
Bruna C. Carvalho
CREA-SC 164251-3


ARQUITETA
Larissa Medeiros

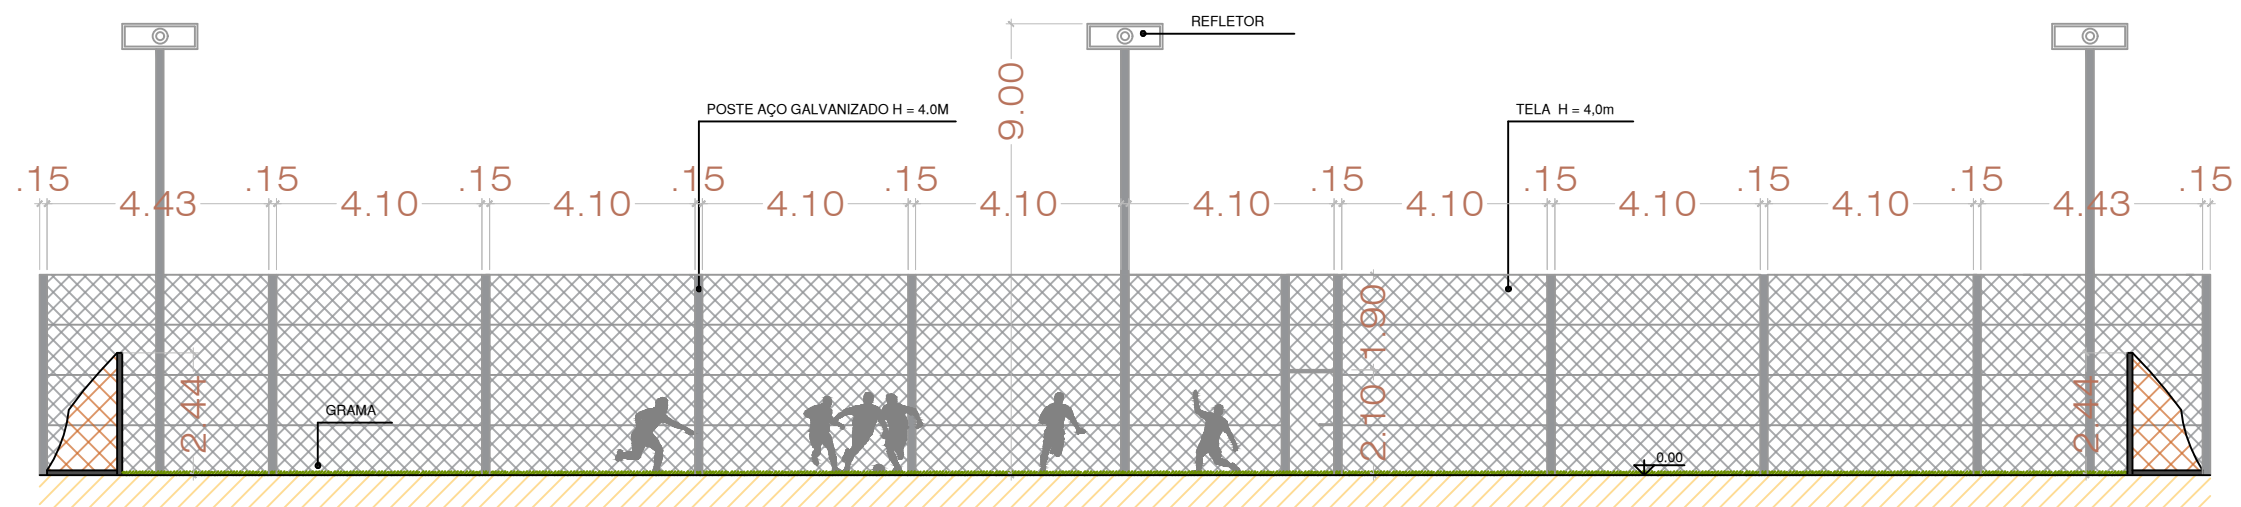

1 CORTE AA
ESCALA 1/150

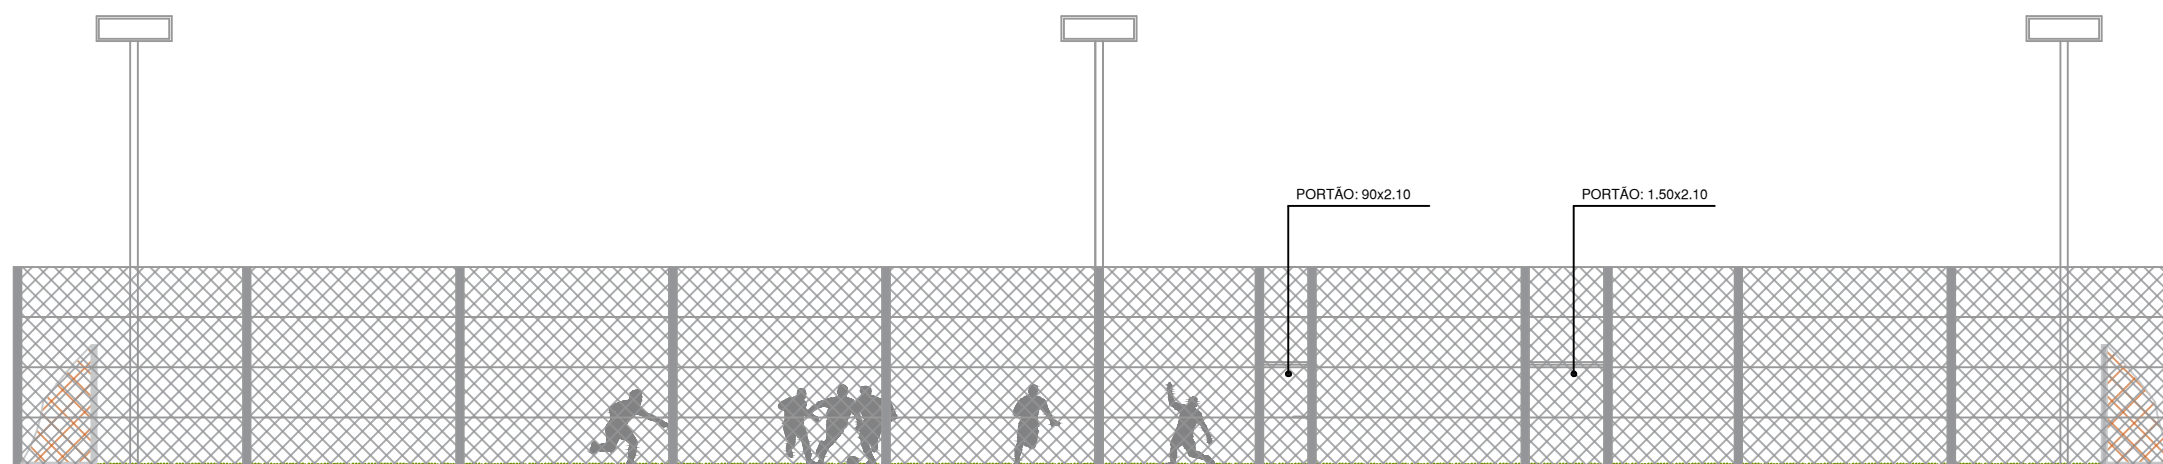

2 ELEVAÇÃO LATERAL
ESCALA 1/150

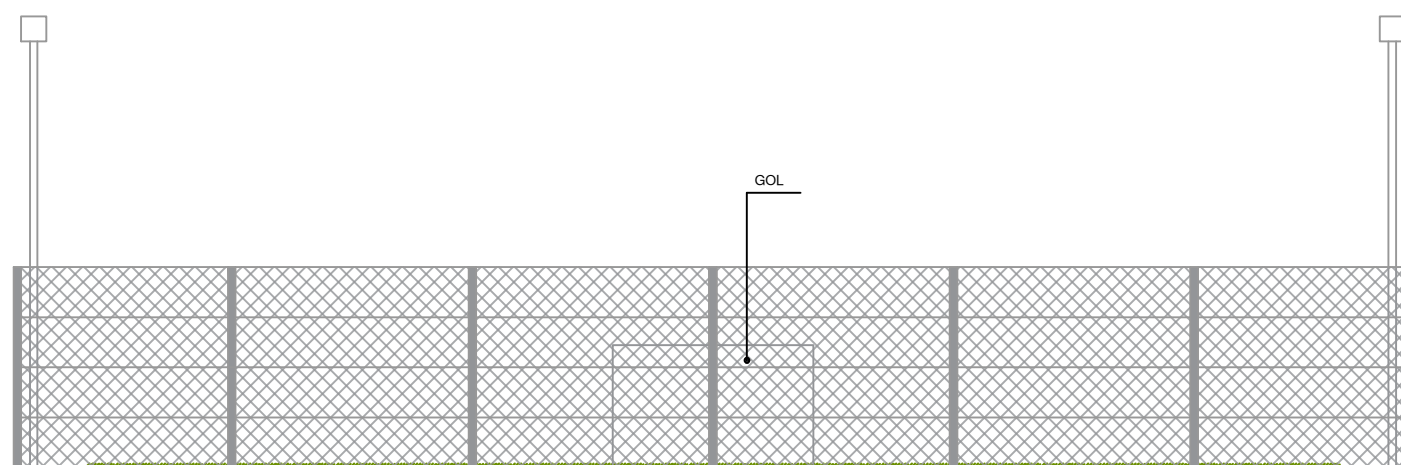

3 ELEVAÇÃO LATERAL
ESCALA 1/150

PROJETO DE EDIFICAÇÃO Folha
Nº 2/3

Proprietário: PREFEITURA MUNICIPAL DE MACIEIRA - SECRETARIA DE EDUCAÇÃO

Rua: Fazenda Bela Vista

Cidade: Macieira/SC

CORTE AA
ELEVAÇÃO FRONTAL
ELEVAÇÃO LATERAL

Declaração:
Declaro que a aprovação do projeto pela prefeitura não implica no reconhecimento do direito de propriedade do terreno.

BS ENGENHARIA
Email: bsescritorioengenharia@gmail.com
CNPJ: 34.761.344/0001-35
Tel: (49)99975-7992
(49)3960-0669

ENGENHEIRA CIVIL
Bruna C. Carvalho
CREA-SC 164251-3

ARQUITETA
Larissa Medeiros

Proprietário
Pref. Municipal de Macieira - Secretaria de educação
CNPJ:95.992.020/0001-00


Bruna Caroline Carvalho
Engenheira Civil
CREA/SC: 164251-3

QUADRO DE CARGAS

CIRC. N°	LÂMPADAS		TOMADAS		TOTAL WATTS W	DISJ AMPER A	COND COBRE mm2
	2X40W	400W	100W	600W			
1	-	1	-	-	400	15	4,0
2	-	1	-	-	400	15	4,0
3	-	1	-	-	400	15	4,0
4	-	1	-	-	400	15	4,0
5	-	1	-	-	400	15	4,0
6	-	1	-	-	400	15	4,0
SOMA	-	6	-	-	2.400	50	2x16

LEGENDA ELÉTRICO

	REFLETOR RETANGULAR FECHADO
	QUADRO DE DISTRIBUIÇÃO
	CONDUTORES FASE, NEUTRO, RETORNO E TERRA

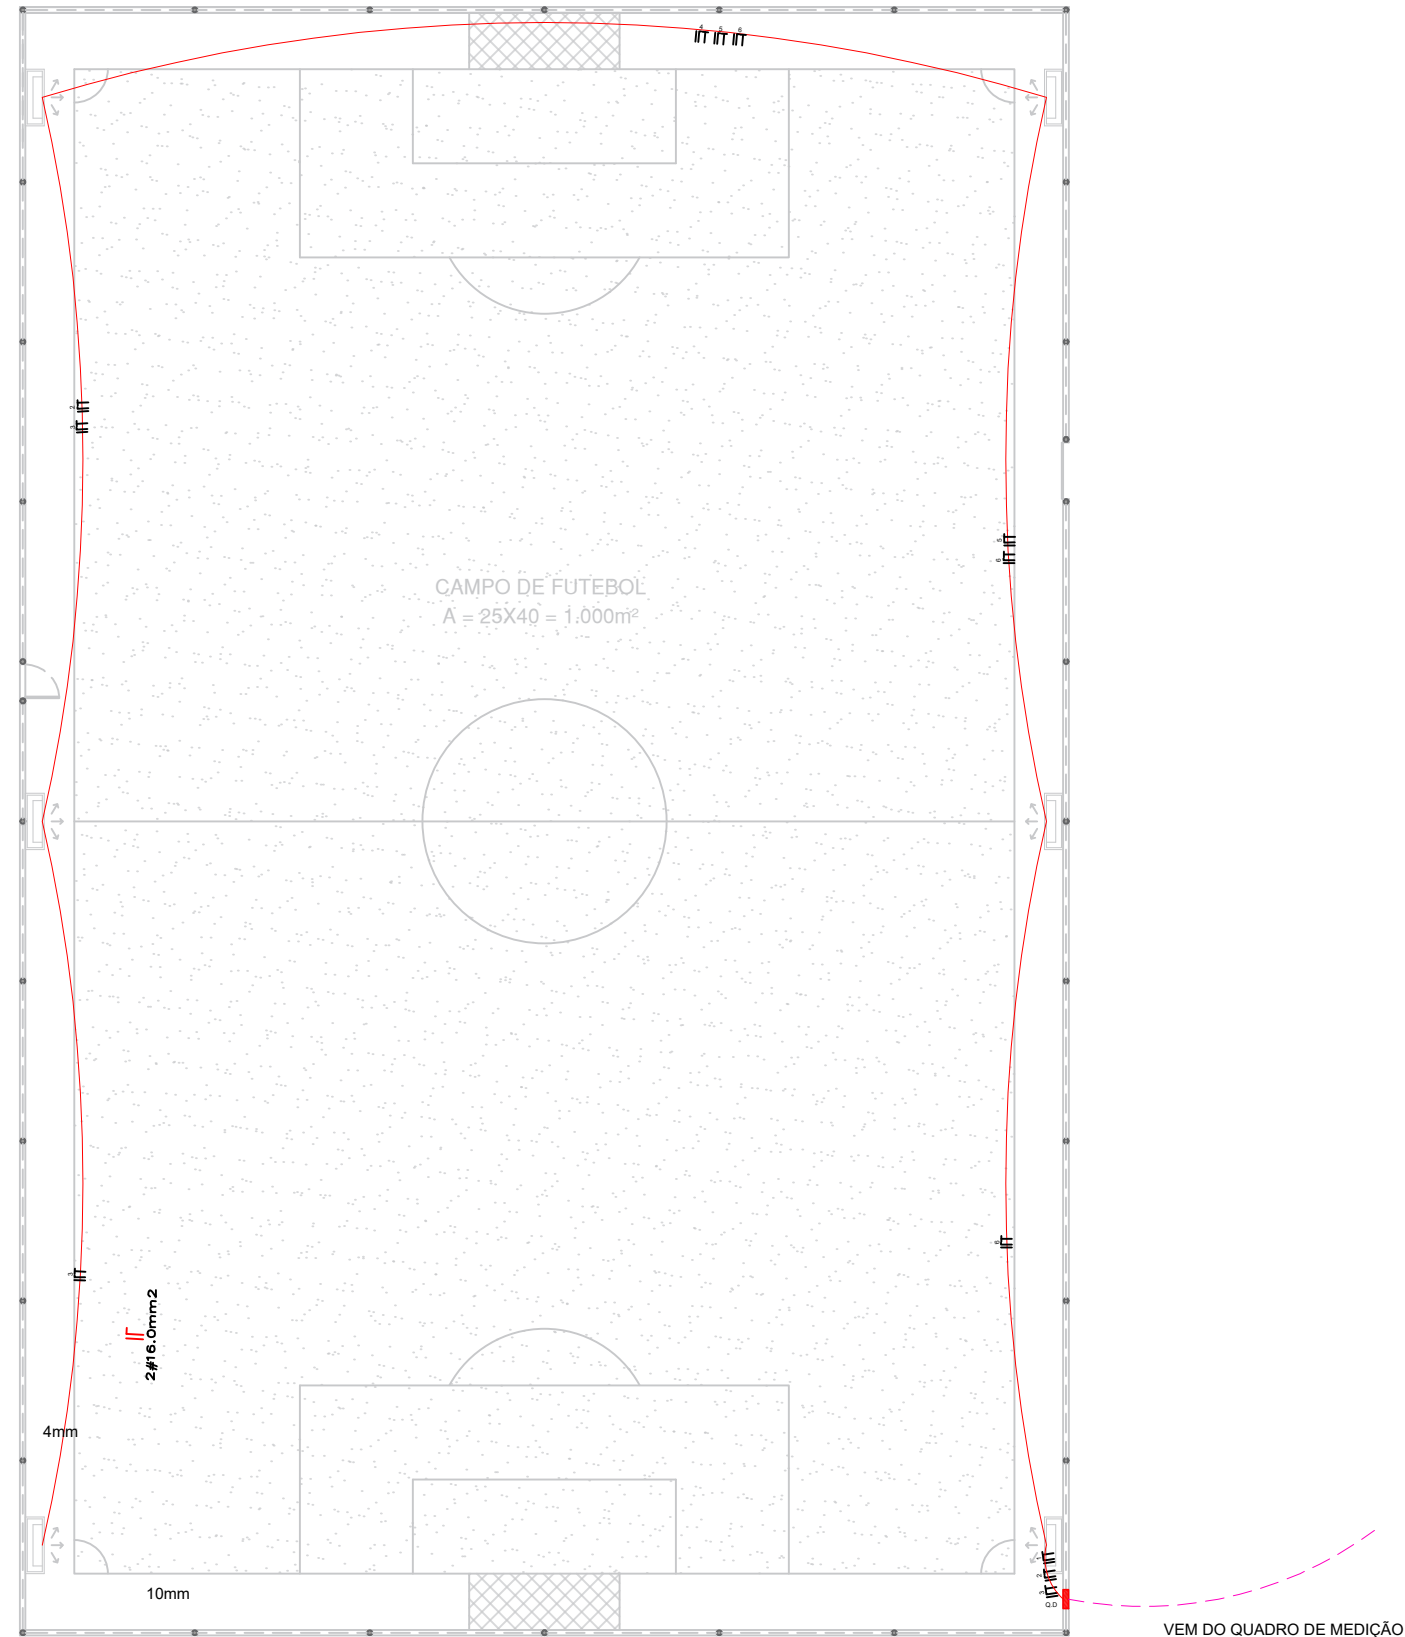

1 ELÉTRICO
ESCALA 1/200

PROJETO DE EDIFICAÇÃO

Folha
N° 3/3

Proprietário: PREFEITURA MUNICIPAL DE MACIEIRA - SECRETARIA DE EDUCAÇÃO

Rua: Fazenda Bela Vista

Cidade: Macieira/SC

ELÉTRICO

Declaração:

Declaro que a aprovação do projeto pela prefeitura não implica no reconhecimento do direito de propriedade do terreno.

BS ENGENHARIA
Email: bsescritorioengenharia@gmail.com
CNPJ: 34.761.344/0001-35
Tel: (49)99975-7992
(49)3960-0669
ENGENHEIRA CIVIL
Bruna C. Carvalho
CREA-SC 164251-3
ARQUITETA
Larissa Medeiros

Proprietário
Pref. Municipal de Macieira - Secretaria de educação
CNPJ:95.992.020/0001-00

Bruna Caroline Carvalho
Engenheira Civil
CREA/SC: 164251-3