




PROJETO ACESSÍVEL: IDOSO

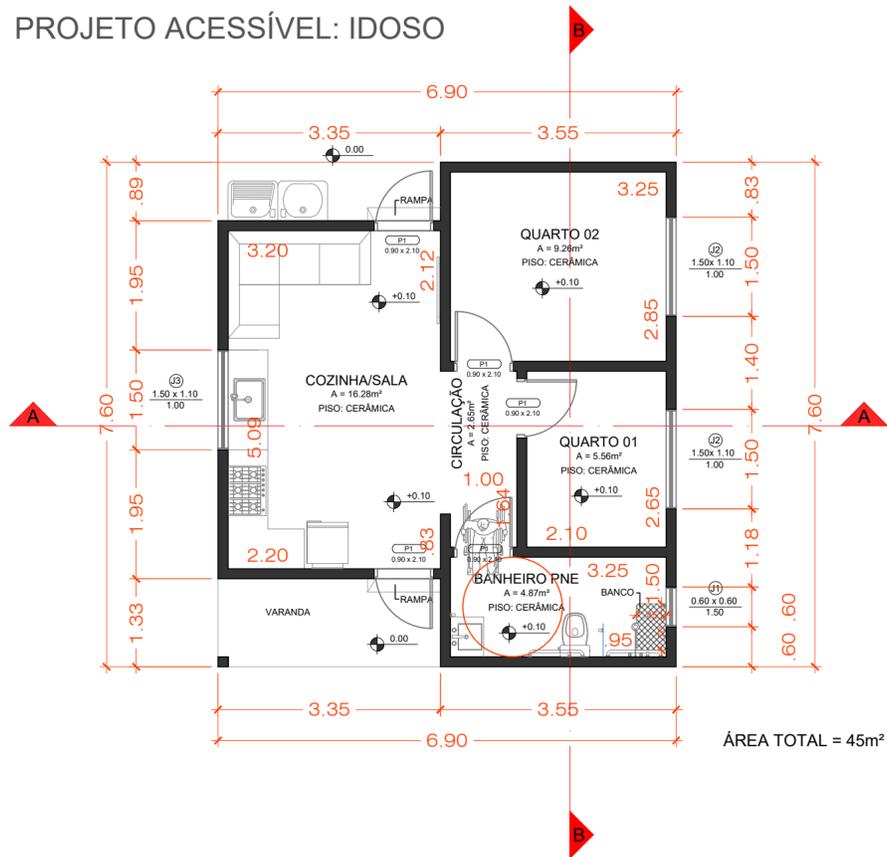


1 PLANTA BAIXA
ESCALA 1/75

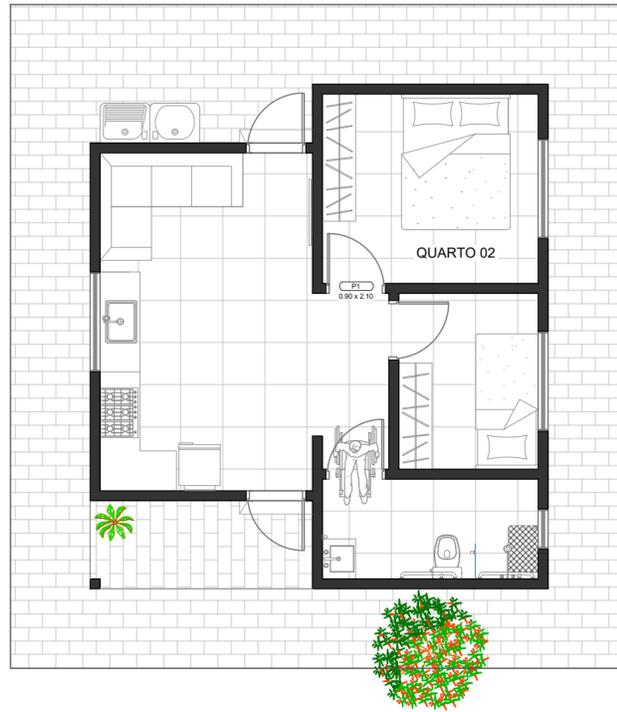


2 PLANTA DE LAYOUT (SUGESTIVO)
ESCALA 1/75

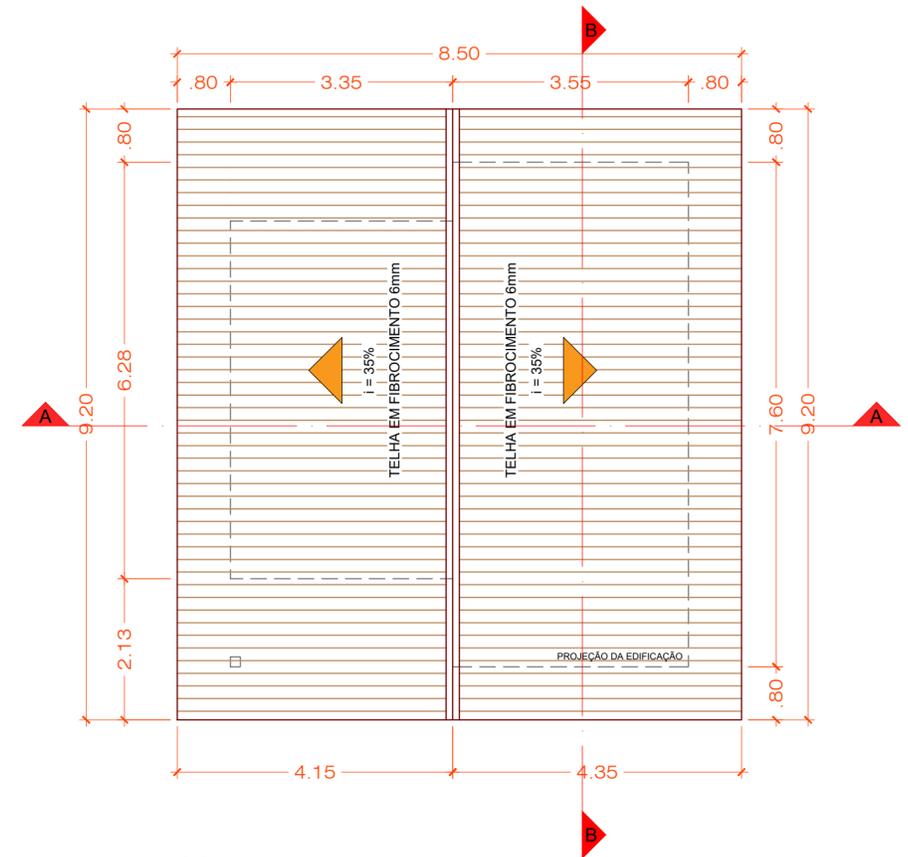

3 PLANTA DE COBERTURA
ESCALA 1/75

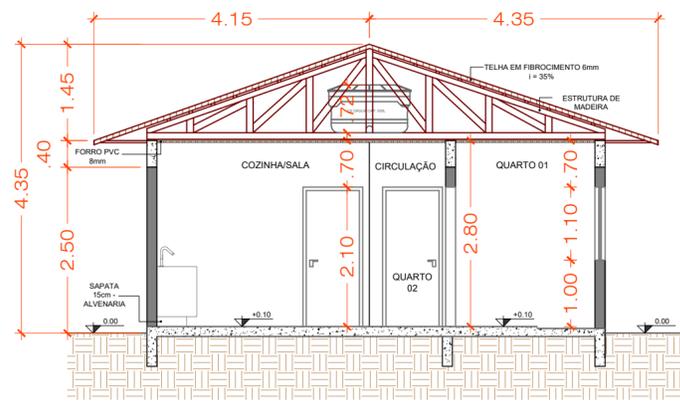

4 CORTE AA
ESCALA 1/75

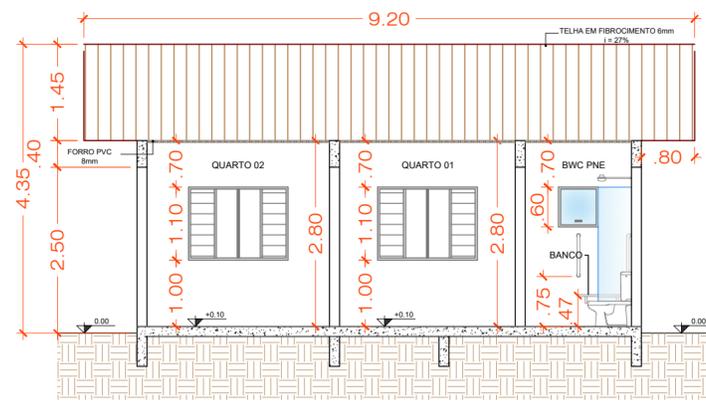

5 CORTE BB
ESCALA 1/75



6 ELEVÇÃO FRONTAL
ESCALA 1/75

QUADRO DE ESQUADRIAS							
CÓDIGO	QUANT.	LARGURA	ALTURA	PEITORIL	ÁREA TOTAL M2	OBSERVAÇÕES	MATERIAL
PORTAS							
P1	03	0.90	2.10	-	5.67	ABRIR EXTERNA	MADERA
P2	02	0.90	2.10	-	3.78	ABRIR INTERNA	MADERA
JANELAS							
J1	01	0.60	0.60	1.50	0.36	1 FOLHA - BASCULANTE	ALUMÍNIO/VIDRO
J2	02	1.50	1.10	1.00	1.65	2 FOLHAS - FIXA 2 FOLHAS - CORRER	ALUMÍNIO/VIDRO
J3	01	1.50	1.10	1.00	1.65	2 FOLHAS - CORRER	ALUMÍNIO/VIDRO

PROJETO DE EDIFICAÇÃO

Folha Nº 1/2

Proprietário: PREFEITURA MUNICIPAL DE MACIEIRA - SECRETARIA DE EDUCAÇÃO: CASA POPULAR ACESSÍVEL - 45m²

Rua:
Bairro:
Cidade: MACIEIRA / SC


Situação com escala e s/ norte
PLANTA BAIXA
PLANTA DE LAYOUT (SUGESTIVO)
PLANTA DE COBERTURA
CORTE AA
CORTE BB
ELEVÇÃO FRONTAL
QUADRO DE ESQUADRIAS

Declaração:
Declaro que a aprovação do projeto pela prefeitura não implica no reconhecimento do direito de propriedade do terreno.

BS ENGENHARIA
Email: bsescritorioengenharia@gmail.com
CNPJ: 34.761.344/0001-35
Tel: (49)99975-7992
(49)3960-0669
ENGENHEIRA CIVIL
Bruna C. Carvalho
CREA-SC: 164251-3
ARQUITETA
Larissa Medeiros


Proprietário
Pref. Municipal de Macieira - SC
CNPJ: 95.992.020.0001-00

Bruna Caroline Carvalho
Engenheira Civil
CREA/SC: 180053-4

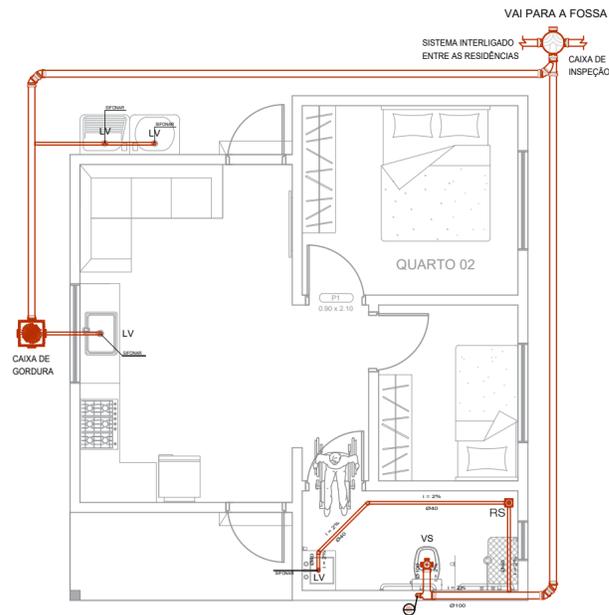

SIMBOLOGIA

- Rede de Esgoto
- Rede Pluvial
- LV Lavatório
- VS Vaso Sanitário com caixa acoplada
- CH Chuveiro
- RS Ralo Sifonado
- TV Tubo ventilação
- AP Tubo de queda de água pluvial
- TQ Tubo de queda
- Ø Diâmetro

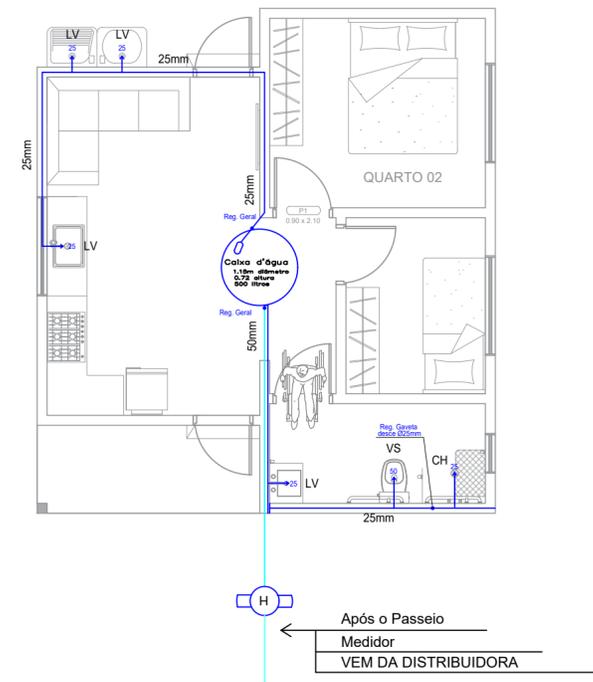


SIMBOLOGIA

- Rede de Água Fria
- Rede Água fria subterrânea
- Saída d'água
- ⊕ Bóia
- ⊕ Registro de Passagem
- LV Lavatório
- VS Vaso Sanitário com Caixa Acoplada
- CH Chuveiro
- AF Coluna de d'Água Fria
- AL Coluna de Entrada d'Água Potável
- TL Tubo de Limpeza e Extravasor
- Ø Diâmetro
- Obs.: A tubulação de água fria não especificada D=25mm

1 HIDROSSANITÁRIO ESCALA 1/75

2 HIDRÁULICO ESCALA 1/75

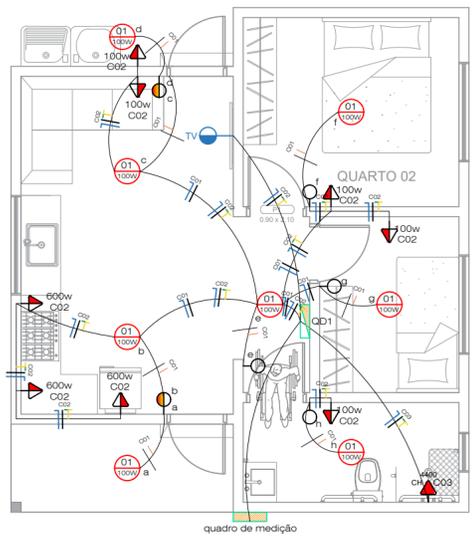

SIMBOLOGIA ELÉTRICO

- Quadro de Medição
- Quadro de Distribuição
- ⊖ Interruptor simples
- ⊖ Interruptor paralelo
- ⊖ Interruptor duplo paralelo
- ⊖ Interruptor duplo
- Eletroduto em teto ou parede
- ⚡ Disjuntor monofásico
- ⊙ Ponto de luz no teto
- ⊙ Tomada de chão
- ⊖ Tomada simples h=0,30
- ⊖ Tomada simples h=1,10
- ⊖ Tomada simples h=2,20
- ⊖ Tomada ar condicionado h=2,20
- ⊖ Tomada de antena de TV
- ⚡ Fios fase, neutro, retorno e terra

Quadro de Cargas (QD1) - Casa popular 45m²

Circuito	Esquema	Método de inst.	Tensão (V)	Iluminação (W)				Tomadas (W)		Pot. total (W)	Fases	Seção (mm²)	Disj (A)
				100	100	600	4400	100	600				
1	F+N+T	B1	220 V	8				800	S	2.5	10		
2	F+N+T	B1	220 V		4	3		2200	S	2.5	15		
3	F+N+T	B1	220 V				1	4400	S	4.0	30		
TOTAL				8	4	3	1	7500	S	9.0	55		

BIFÁSICO

CIRCUITO	CIRCUITO
C1	LUMINÁRIAS
C2	TOMADAS DE USO GERAL
C3	TUE

3 ELÉTRICO ESCALA 1/75

PROJETO DE EDIFICAÇÃO

Folha Nº 2/2

Proprietário: PREFEITURA MUNICIPAL DE MACIEIRA - SECRETARIA DE EDUCAÇÃO: CASA POPULAR ACESSÍVEL - 45m²

Rua:

Bairro:

Cidade: MACIEIRA / SC

Situação com escala e s/ norte

HIDROSSANITÁRIO
HIDRÁULICO
ELÉTRICO
LEGENDAS
QUADRO DE CARGAS

Declaração:

Declaro que a aprovação do projeto pela prefeitura não implica no reconhecimento do direito de propriedade do terreno.

BS ENGENHARIA

Email: bsescritorioengenharia@gmail.com

CNPJ: 34.761.344/0001-35

Tel: (49)99975-7992
(49)3960-0669

ENGENHEIRA CIVIL
Bruna C. Carvalho
CREA-SC: 164251-3

ARQUITETA
Larissa Medeiros

Proprietário
Pref. Municipal de Macieira - SC
CNPJ: 95.992.020.0001-00

Bruna Caroline Carvalho
Engenheira Civil
CREA/SC: 180053-4